



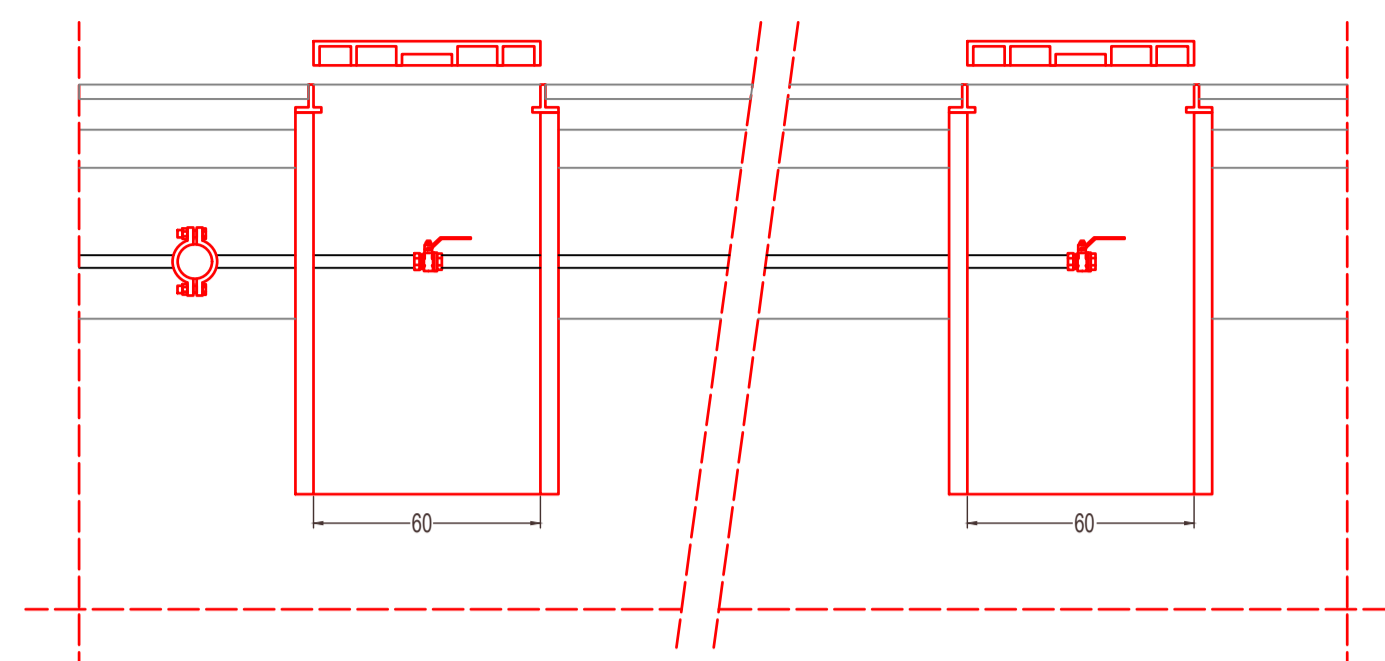

Planimetria Generale Impianto di Irrigazione e Acque Piovane

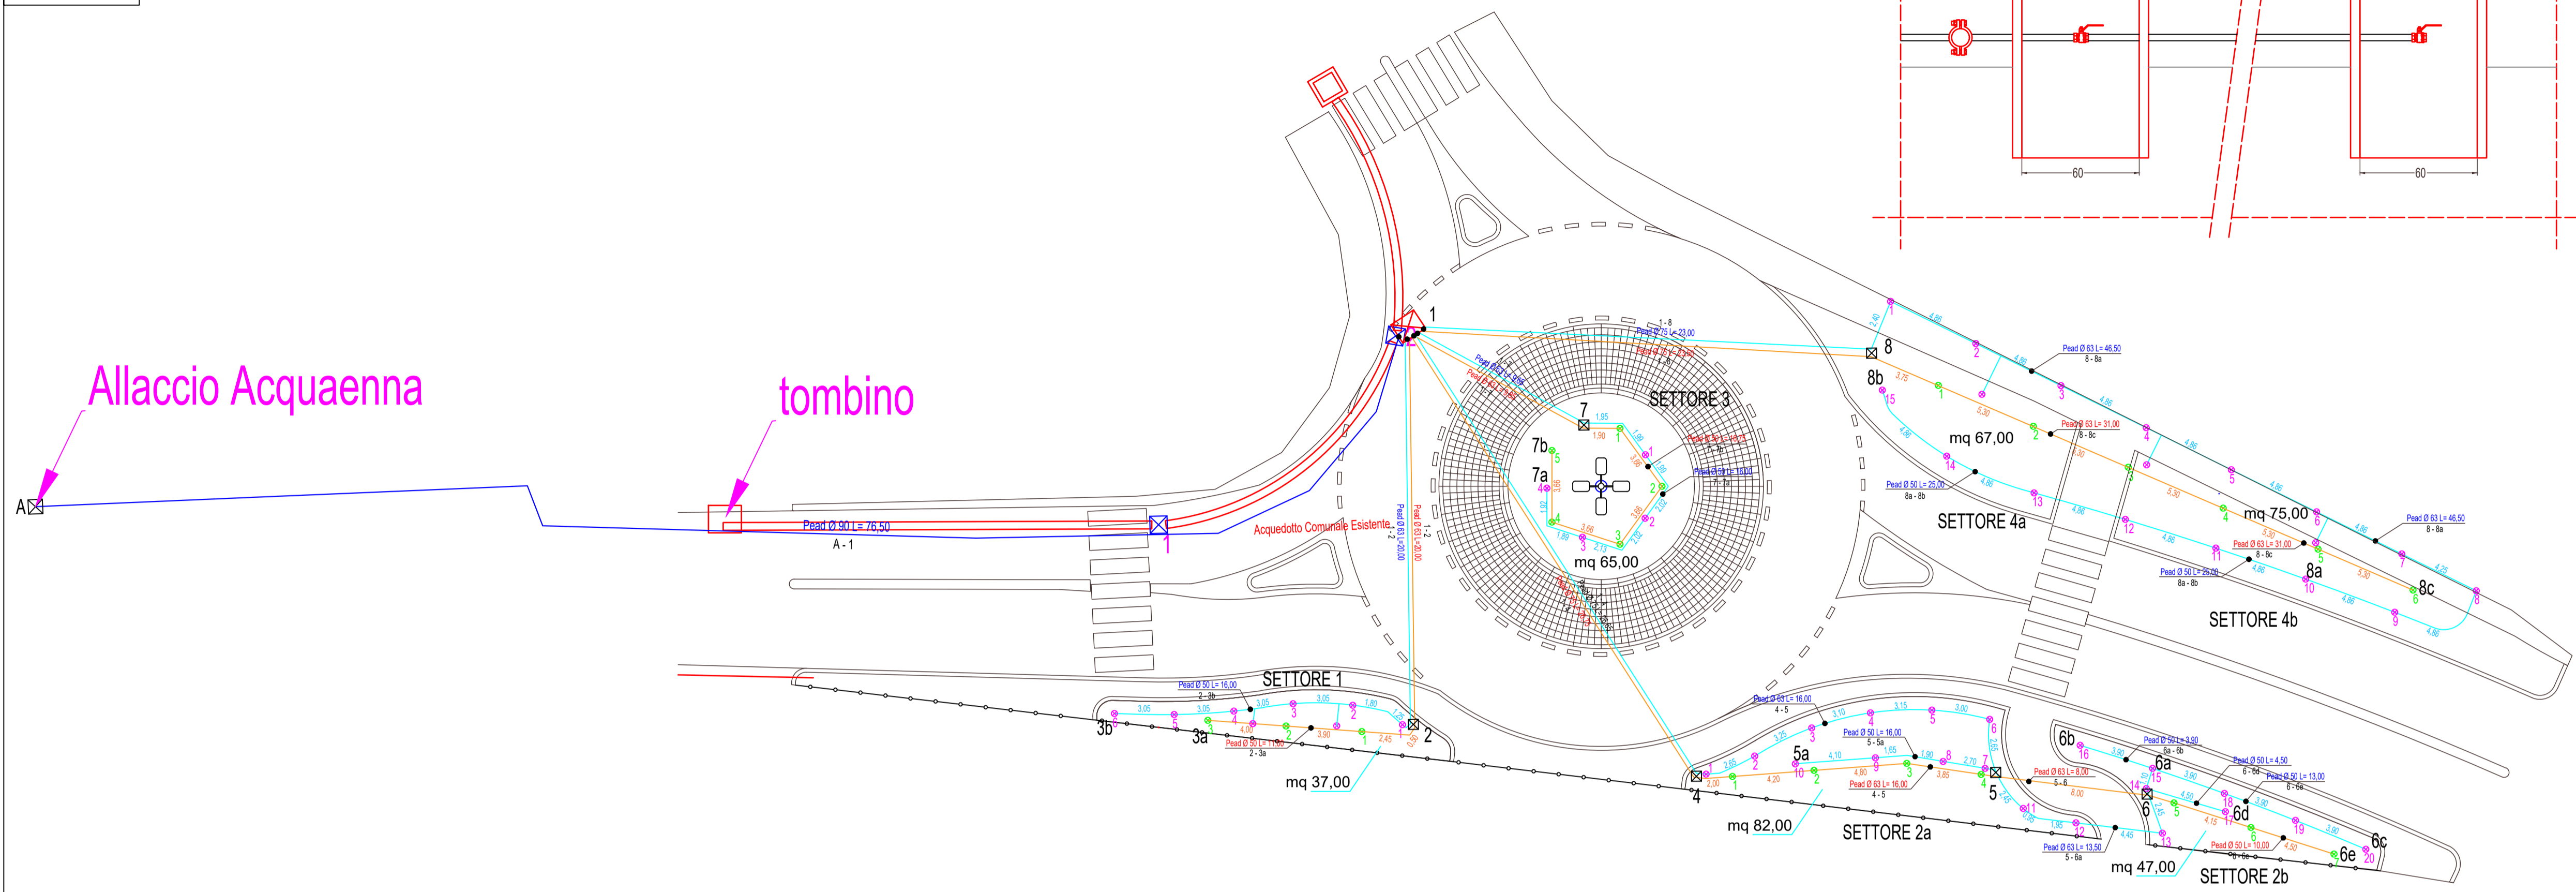

SCALA 1:200



COMUNE DI REGALBUTO
(Provincia di Enna)

UFFICIO TECNICO COMUNALE
Piazza Vittorio Veneto 1 - 94017 - Regalbuto
tel. 0935/911354 - fax 0935/911360

OGGETTO: Lavori di Realizzazione di una Rotatoria sulla 23/b Regalbuto - Catenanuova in prossimità della galleria d'ingresso Sud dell'abitato

PROGETTO ESECUTIVO

0	0	3	2	3	Enna	5
Codice Lavoro		Anno		Provincia	N° TAVOLA	

PROGETTO SOTTOSERVIZI


- Impianto Elettrico e di Illuminazione
- Impianto di Irrigazione e Smaltimento Acque Bianche

il PROGETTISTA e D.L.:	Il R.U.P.	V.to Il SINDACO
f.to Dott. Ing. Alessandro Catania	f.to Dott. Ing. Alessandro Catania	f.to Dott. Ing. Vittorio Angelo Longo


REV.	DATA	REDATTO	CONTROLLATO	APPROVATO	ANNOTAZIONI
0	Luglio 2023	CTN	TRC	TRC	
1					
2					





Planimetria Generale Impianto di Illuminazione

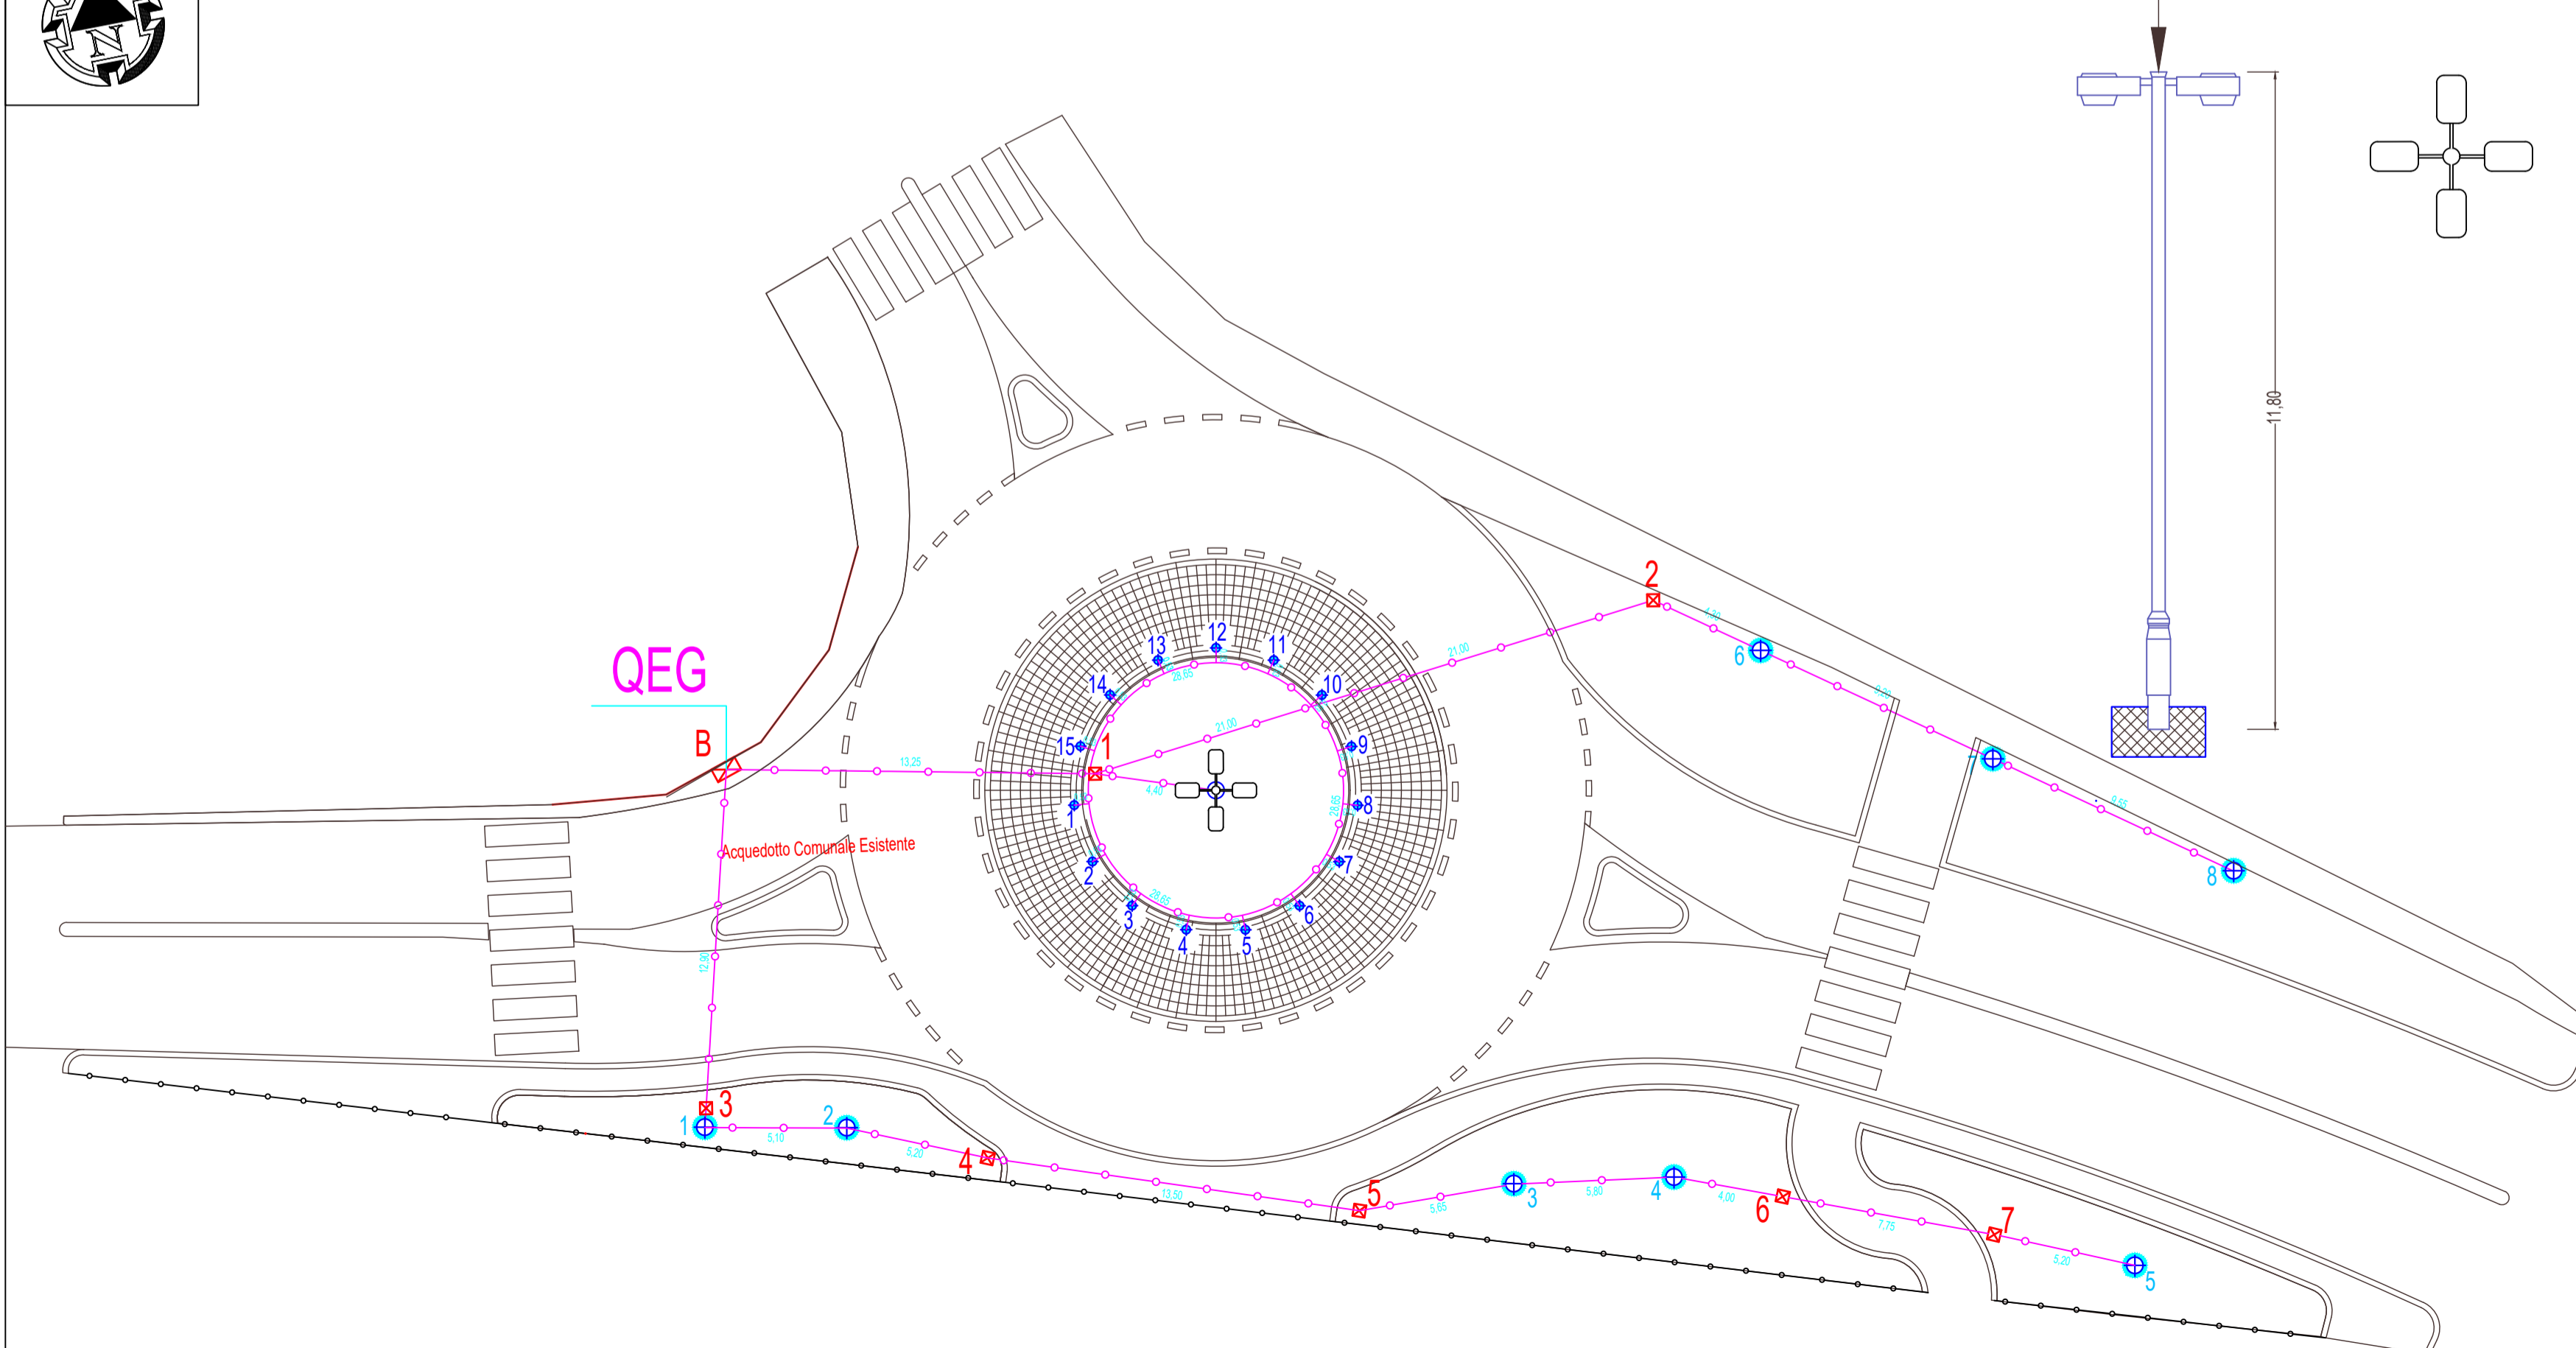

SCALA 1:200

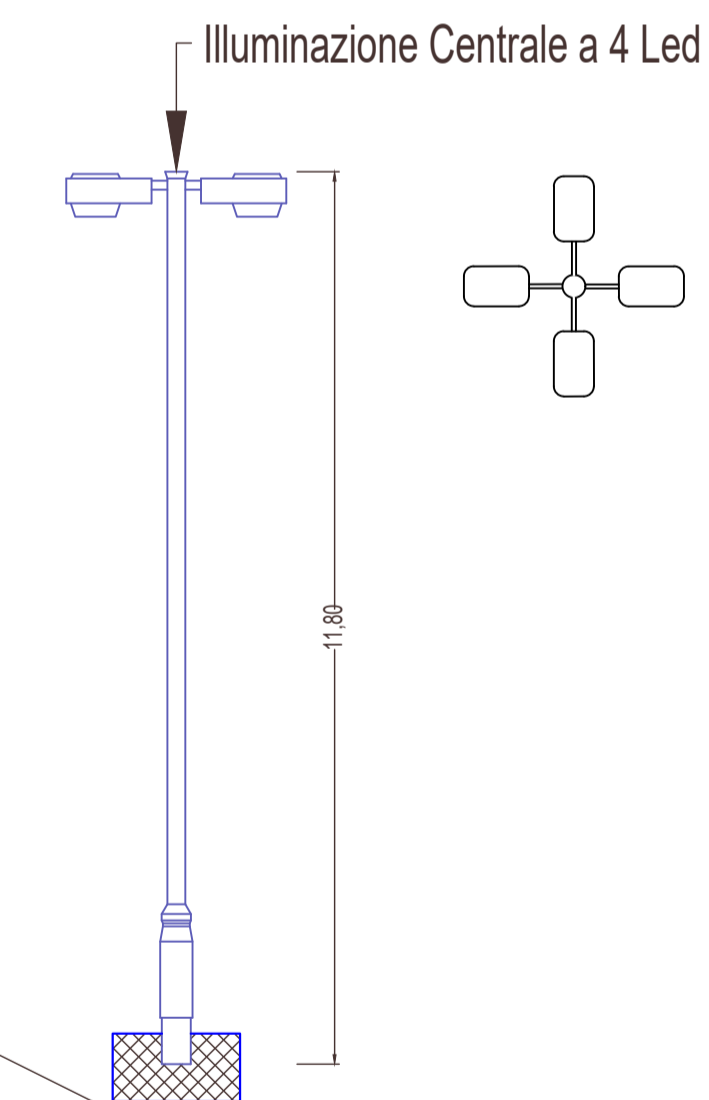

SCALA 1:100

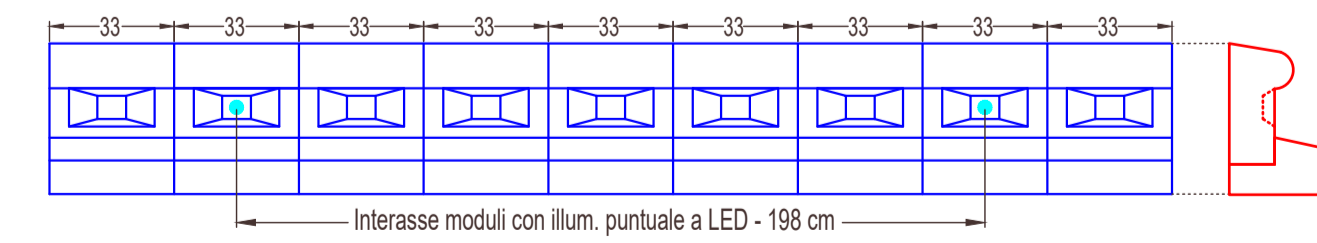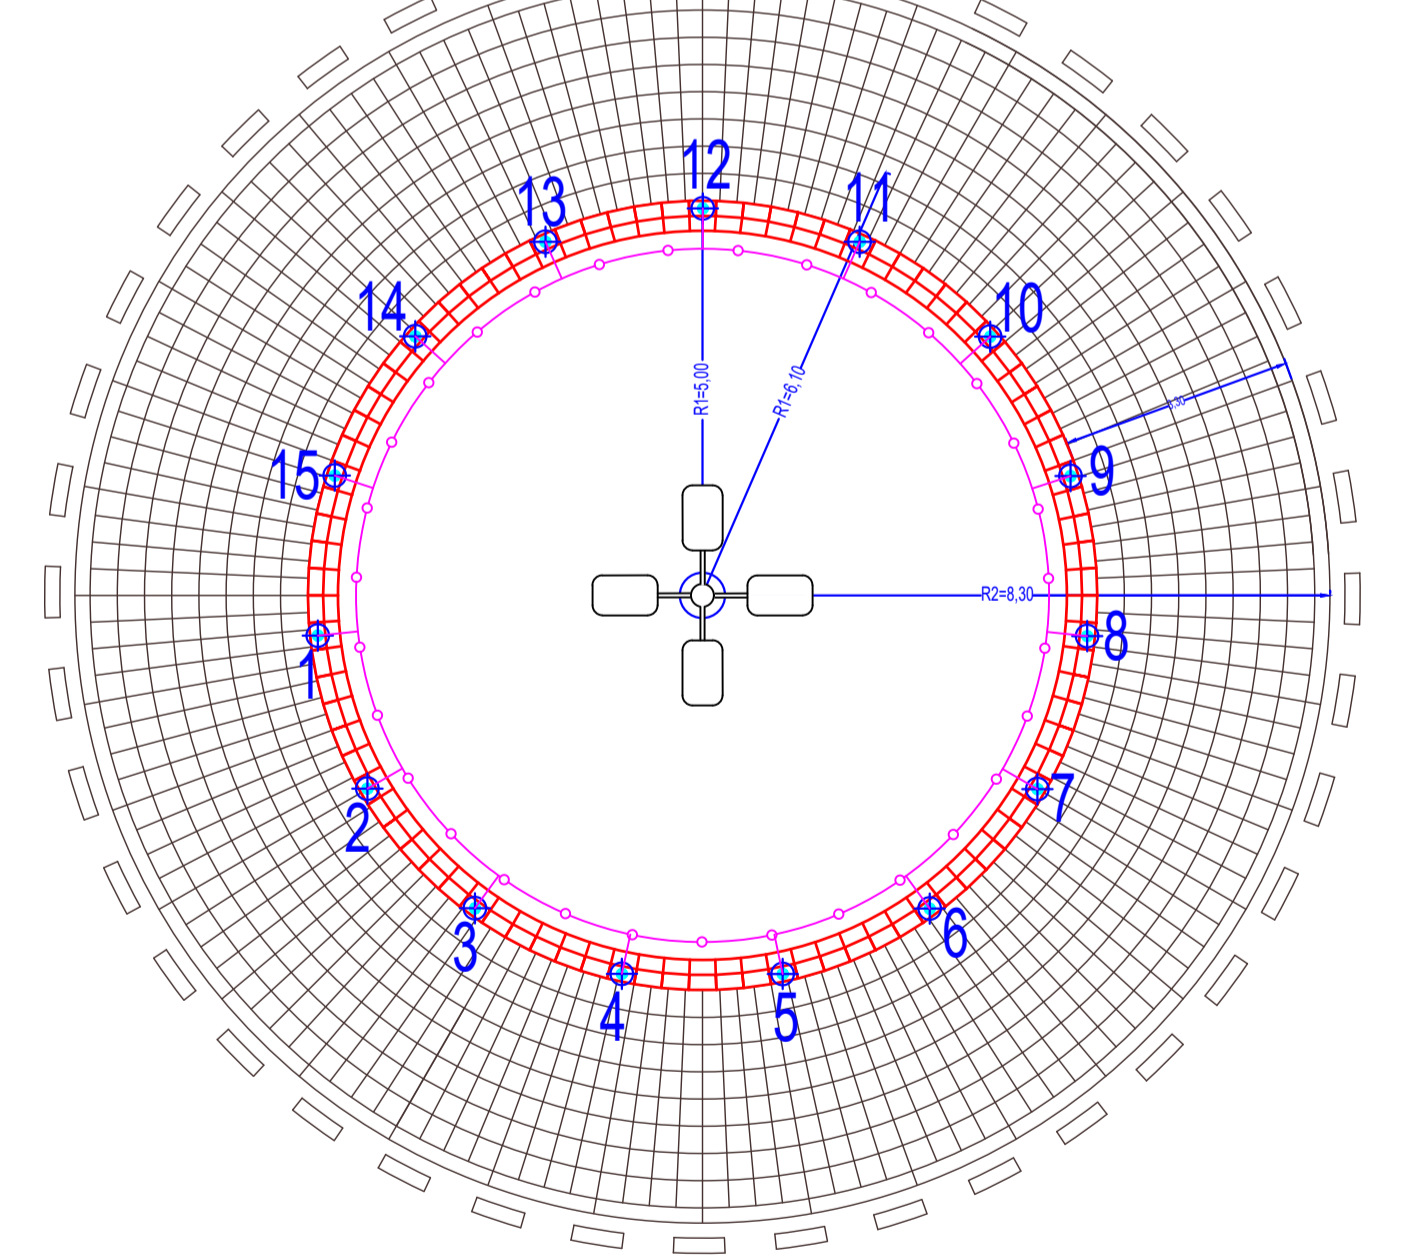

Particolare Impianto di Illuminazione a "LED" - Rotatoria

SCALA 1:20